


- LEGENDA**
- - - PROJEKTOVANÁ SPLAŠKOVÁ KANALIZACE
 - SO 06 PŘELOŽKA PLYNU
 - SO 07 PŘELOŽKA SDĚLOVACÍHO KABELU
 - PŘELOŽKA VODOVODU
 - - - PŘELOŽKA DEŠŤOVÉ KANALIZACE
 - - - VODOVODNÍ PŘÍPOJKA NA ČOV
 - - - PŘÍPOJKA NN NA ČOV

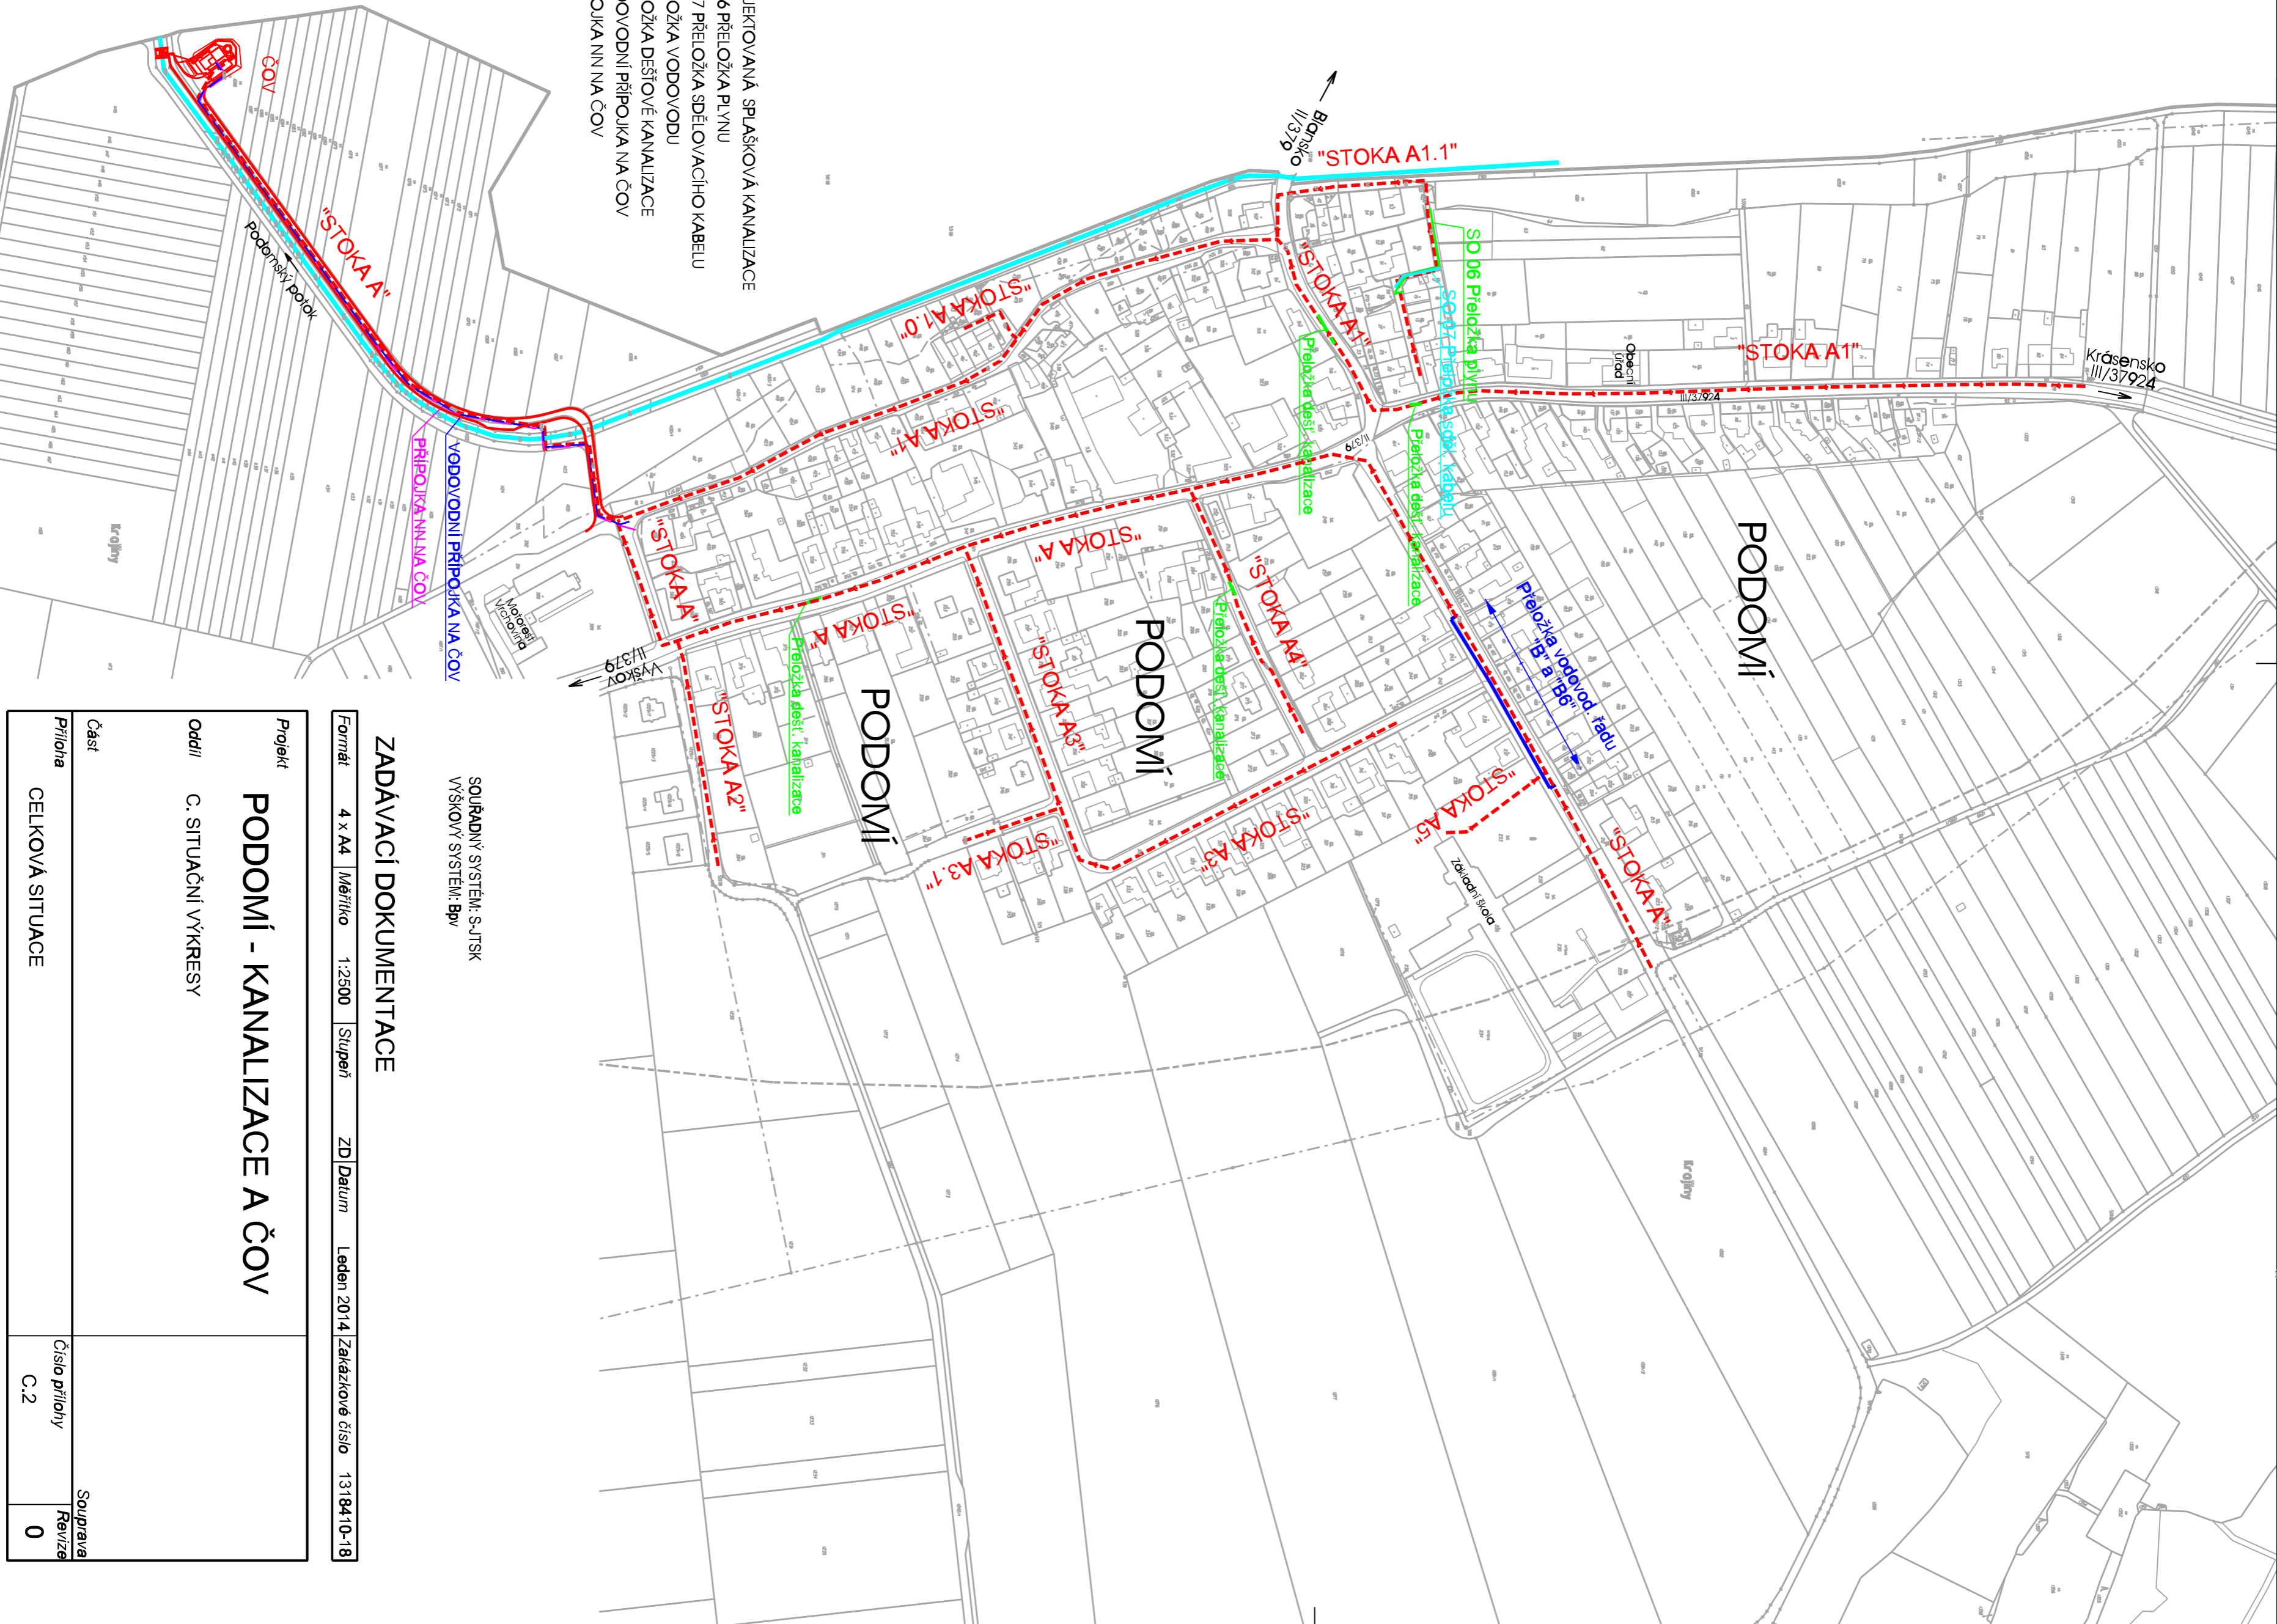

SOUŘADNÝ SYSTÉM: S-JTSK
VÝŠKOVÝ SYSTÉM: BpV

ZADÁVACÍ DOKUMENTACE

Formát 4 x A4 | Měřítko 1:2500 | Stupeň ZD | Datum leden 2014 | Zákazkové číslo 1318410-18

Projekt		PODOMÍ - KANALIZACE A ČOV	
Oddíl		C. SITUAČNÍ VÝKRESY	
Část			
Příloha		Číslo přílohy	Souprava Revize
	CELKOVÁ SITUACE	C.2	0